


てだこホール 大ホール 1階コンセント図 <縮尺1/300:A4>

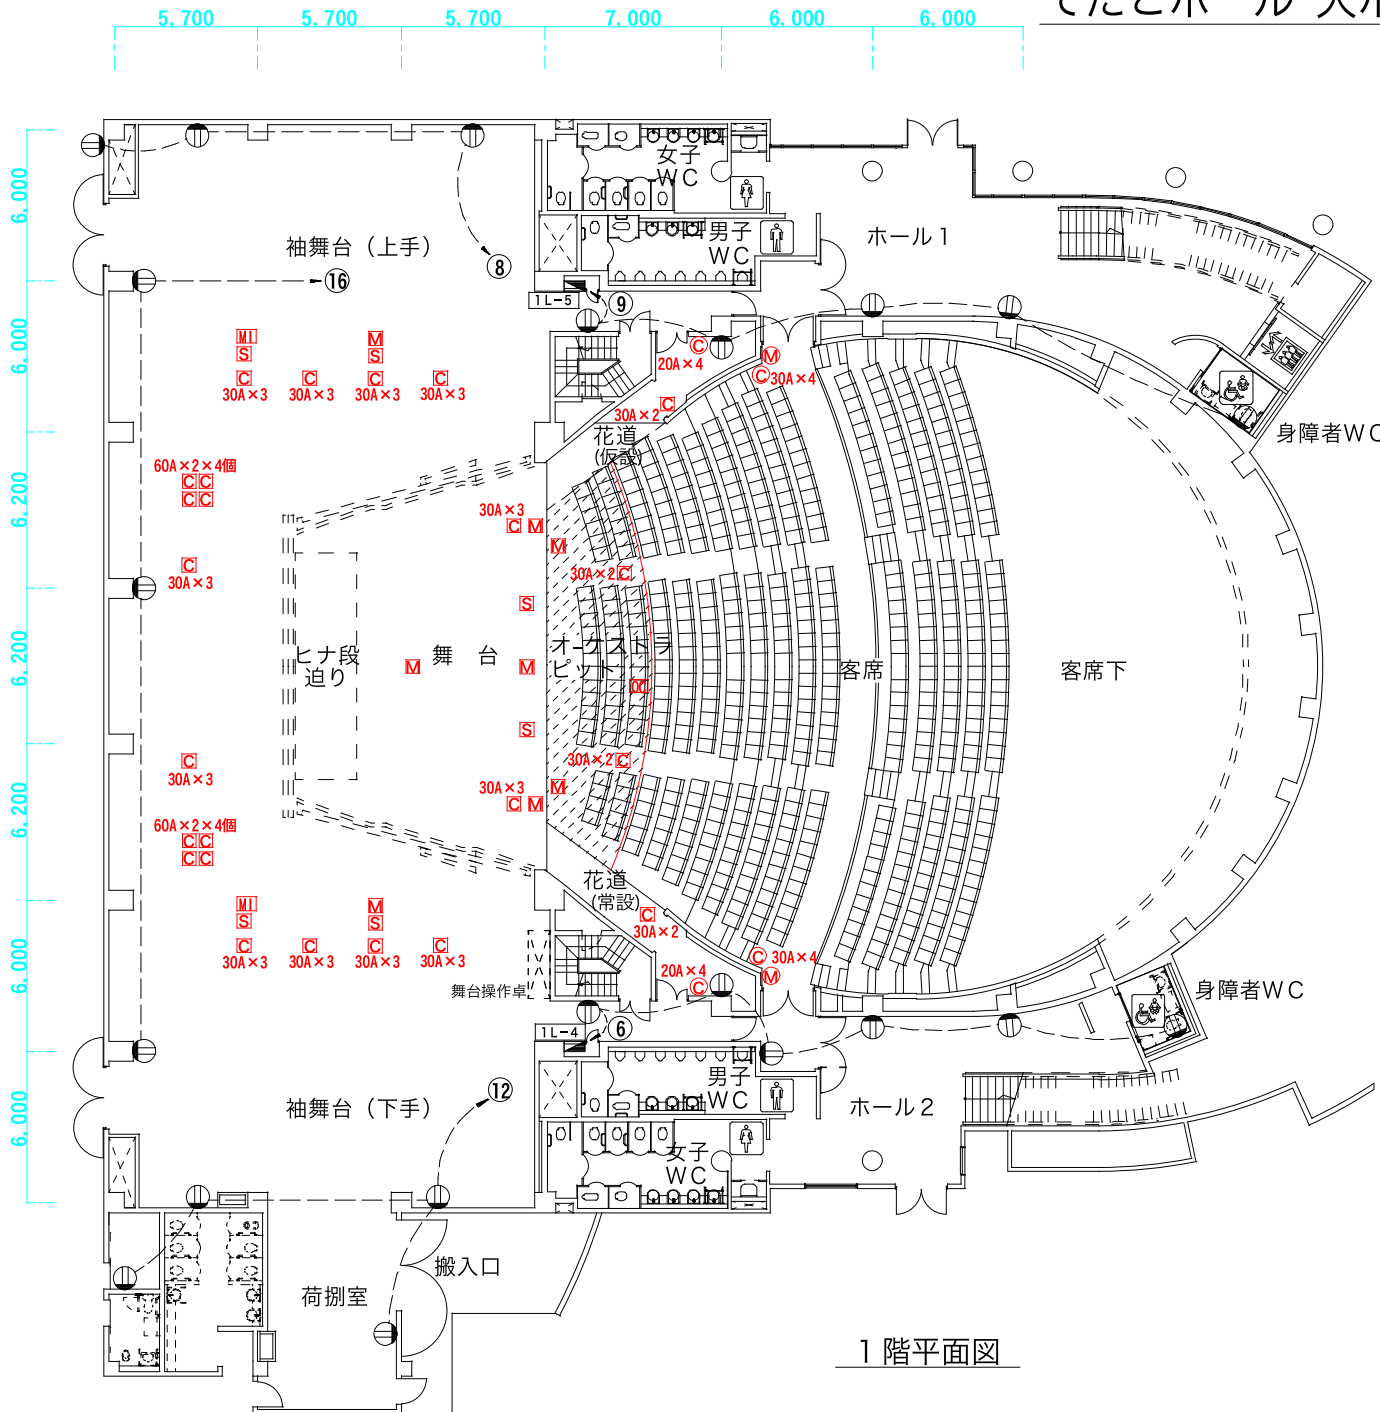

- 一般用**
- ⊕ コンセント
 - Ⓝ 分電盤回路番号
- 舞台照明用**
- 20A x 4 ⊕ 壁コンセント (C型20A 4回路)
 - 30A x 4 ⊕ 壁コンセント (C型30A 4回路)
 - 30A x 2 ⊕ Fコンセント (C型30A 2回路)
 - 30A x 3 ⊕ Fコンセント (C型30A 3回路)
 - 60A x 2 ⊕ Fコンセント (C型60A 2回路)
- 舞台音響用**
- Ⓜ 壁マイクコンセント
 - Ⓜ Fマイクコンセント
 - ⓂⓂ Fマルチマイクコンセント
 - Ⓜ Fスピーカコンセント
 - ⓂⓂ 指揮者用コンセント

1階平面図

浦添市てだこホール
 〒901-2103 沖縄県浦添市仲間1-9-3
 TEL. 098-942-4360 FAX. 098-942-4338
<http://www.tedakohall.jp>