


てだこホール 大ホール 3階コンセント図 <縮尺1/300:A4>

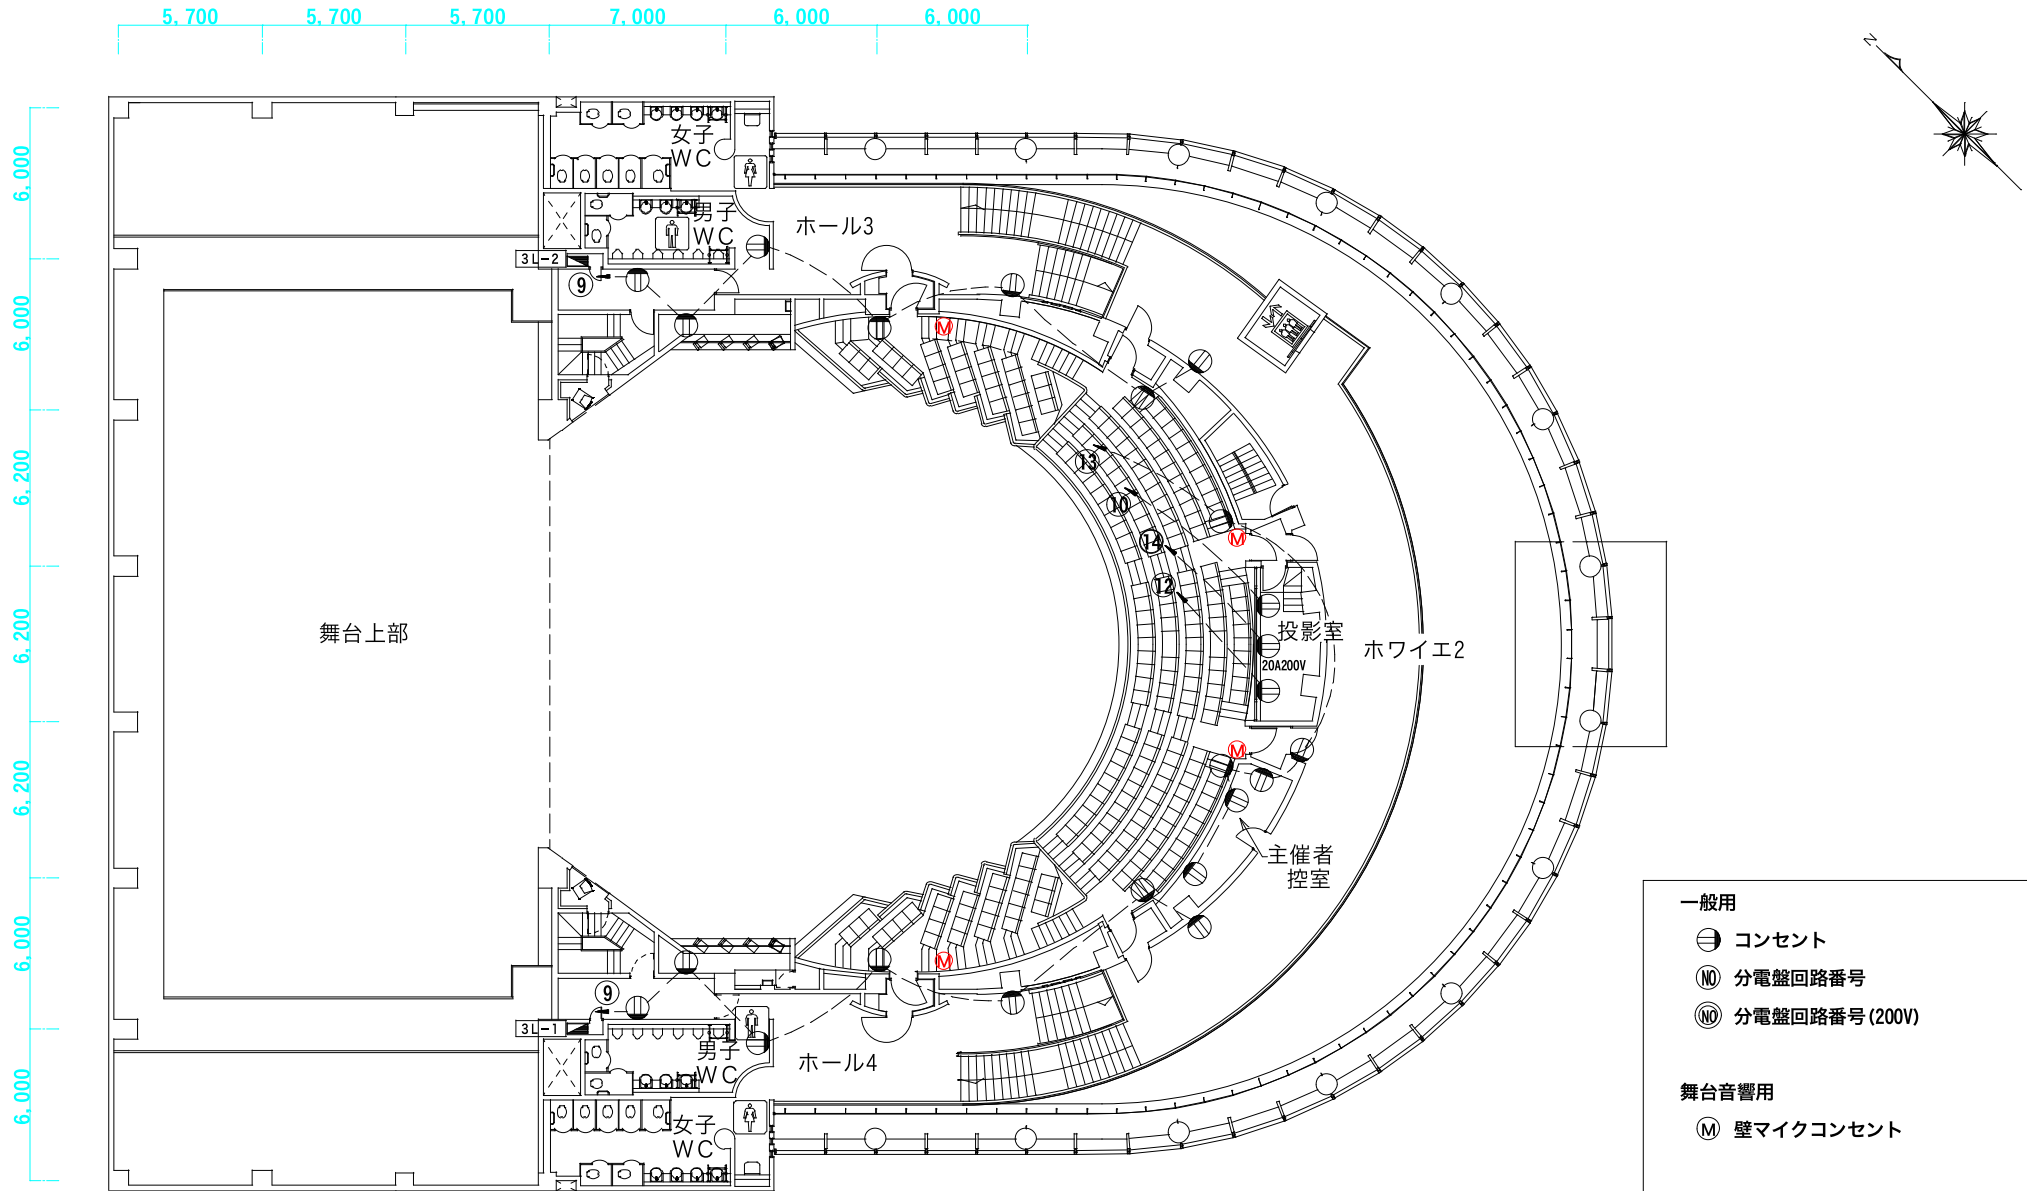

3階平面図

- 一般用
- ⊖ コンセント
 - Ⓝ 分電盤回路番号
 - Ⓝ(200V) 分電盤回路番号(200V)
- 舞台音響用
- Ⓜ 壁マイクコンセント

浦添市てだこホール
 〒901-2103 沖縄県浦添市仲間1-9-3
 TEL. 098-942-4360 FAX. 098-942-4338
<http://www.tedakohall.jp>