
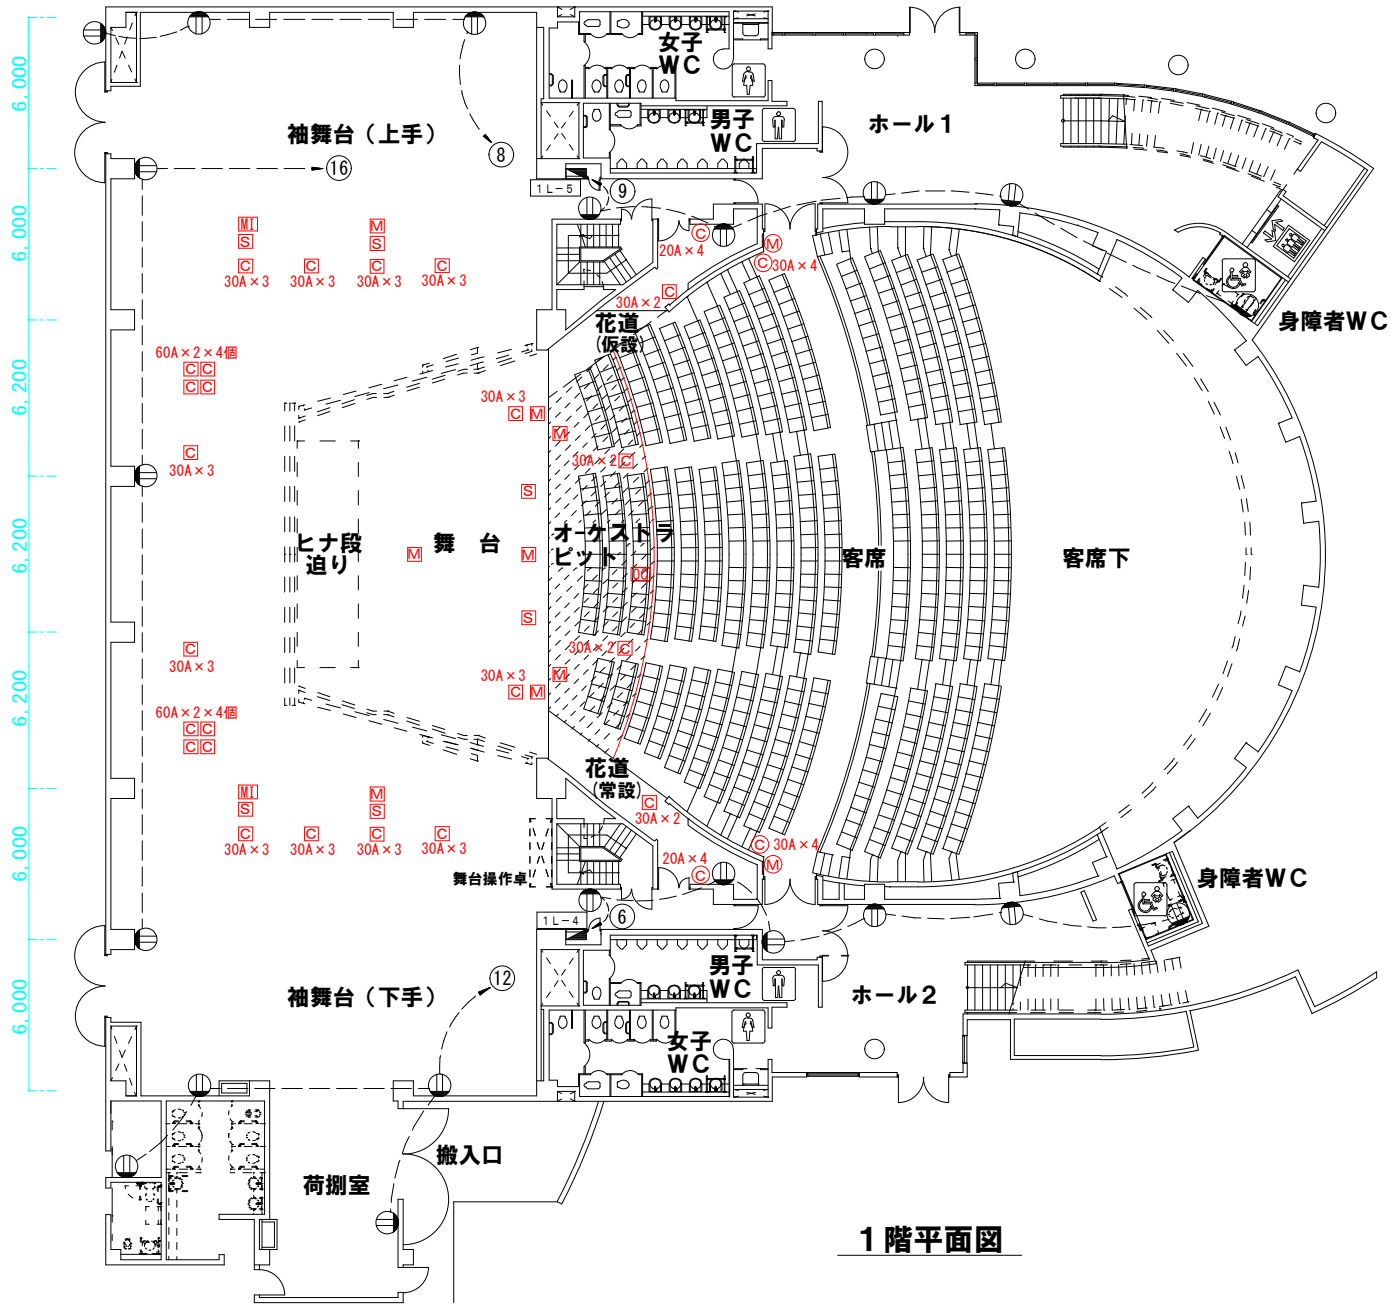


# てだこホール 大ホール 1階コンセント図 <縮尺1/300:A4>

5.700 5.700 5.700 7.000 6.000 6.000

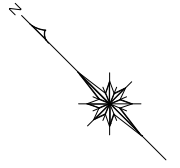

**一般用**

- ⊕ コンセント
- Ⓝ 分電盤回路番号

**舞台照明用**

- 20A×4 ⊕ 壁コンセント (C型20A 4回路)
- 30A×4 ⊕ 壁コンセント (C型30A 4回路)
- 30A×2 ⊕ Fコンセント (C型30A 2回路)
- 30A×3 ⊕ Fコンセント (C型30A 3回路)
- 60A×2 ⊕ Fコンセント (C型60A 2回路)

**舞台音響用**

- Ⓜ 壁マイクコンセント
- Ⓜ Fマイクコンセント
- ⓂⓂ Fマルチマイクコンセント
- Ⓜ Fスピーカコンセント
- ⓂⓂ 指揮者用コンセント

1階平面図

アイム・ユニバース てだこホール  
 〒901-2103 沖縄県浦添市仲間1-9-3  
 TEL. 098-942-4360 FAX. 098-942-4338  
<http://www.tedakohall.jp>