


てだこホール 大ホール B1階コンセント図 <縮尺1/200:A4>

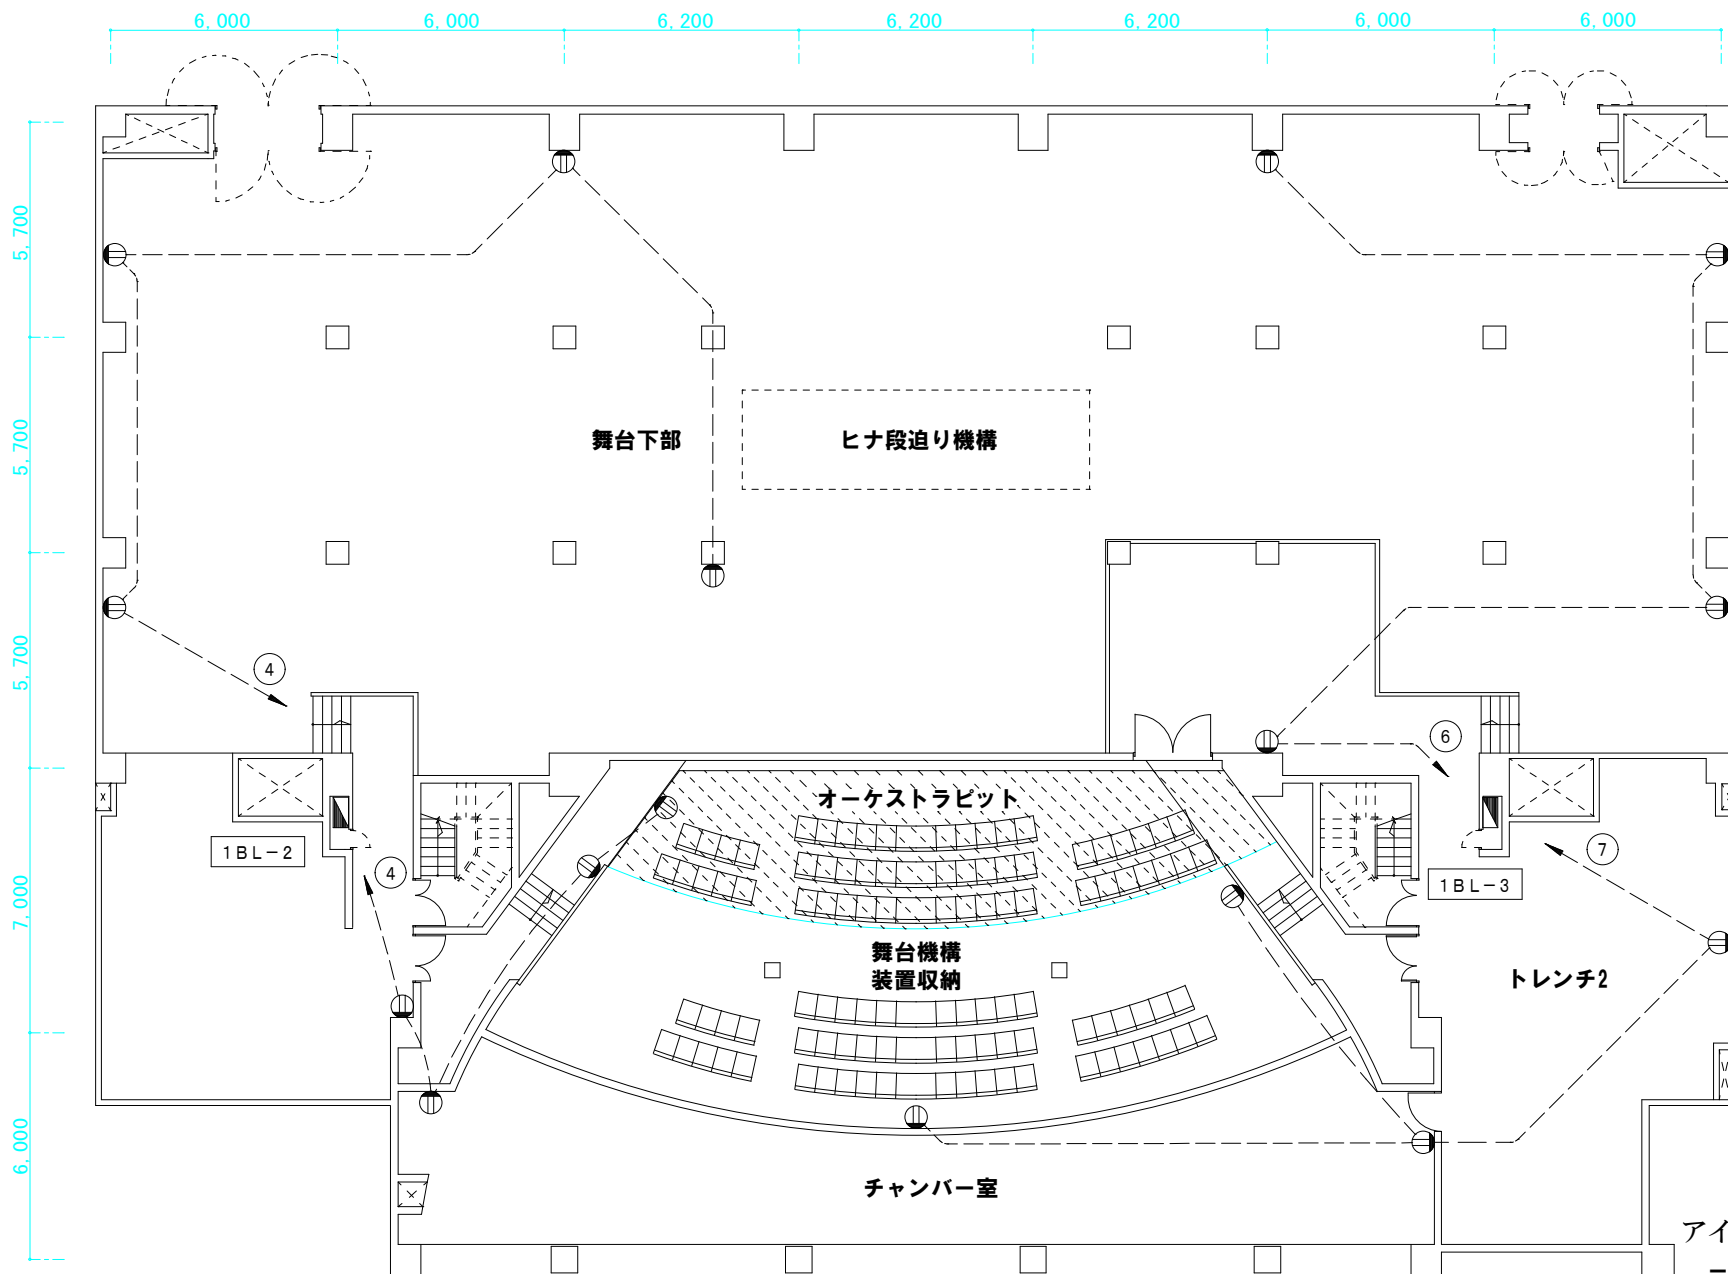

- 一般用
- ⊖ コンセント
- Ⓝ 分電盤回路番号

B1階平面図

アイム・ユニバース てだこホール

〒901-2103 沖縄県浦添市仲間1-9-3  
 TEL. 098-942-4360 FAX. 098-942-4338  
<http://www.tedakohall.jp>